


附图一：一层工艺平面布置图

本图纸仅作为ETV及配套设施工艺招标文件附图使用。

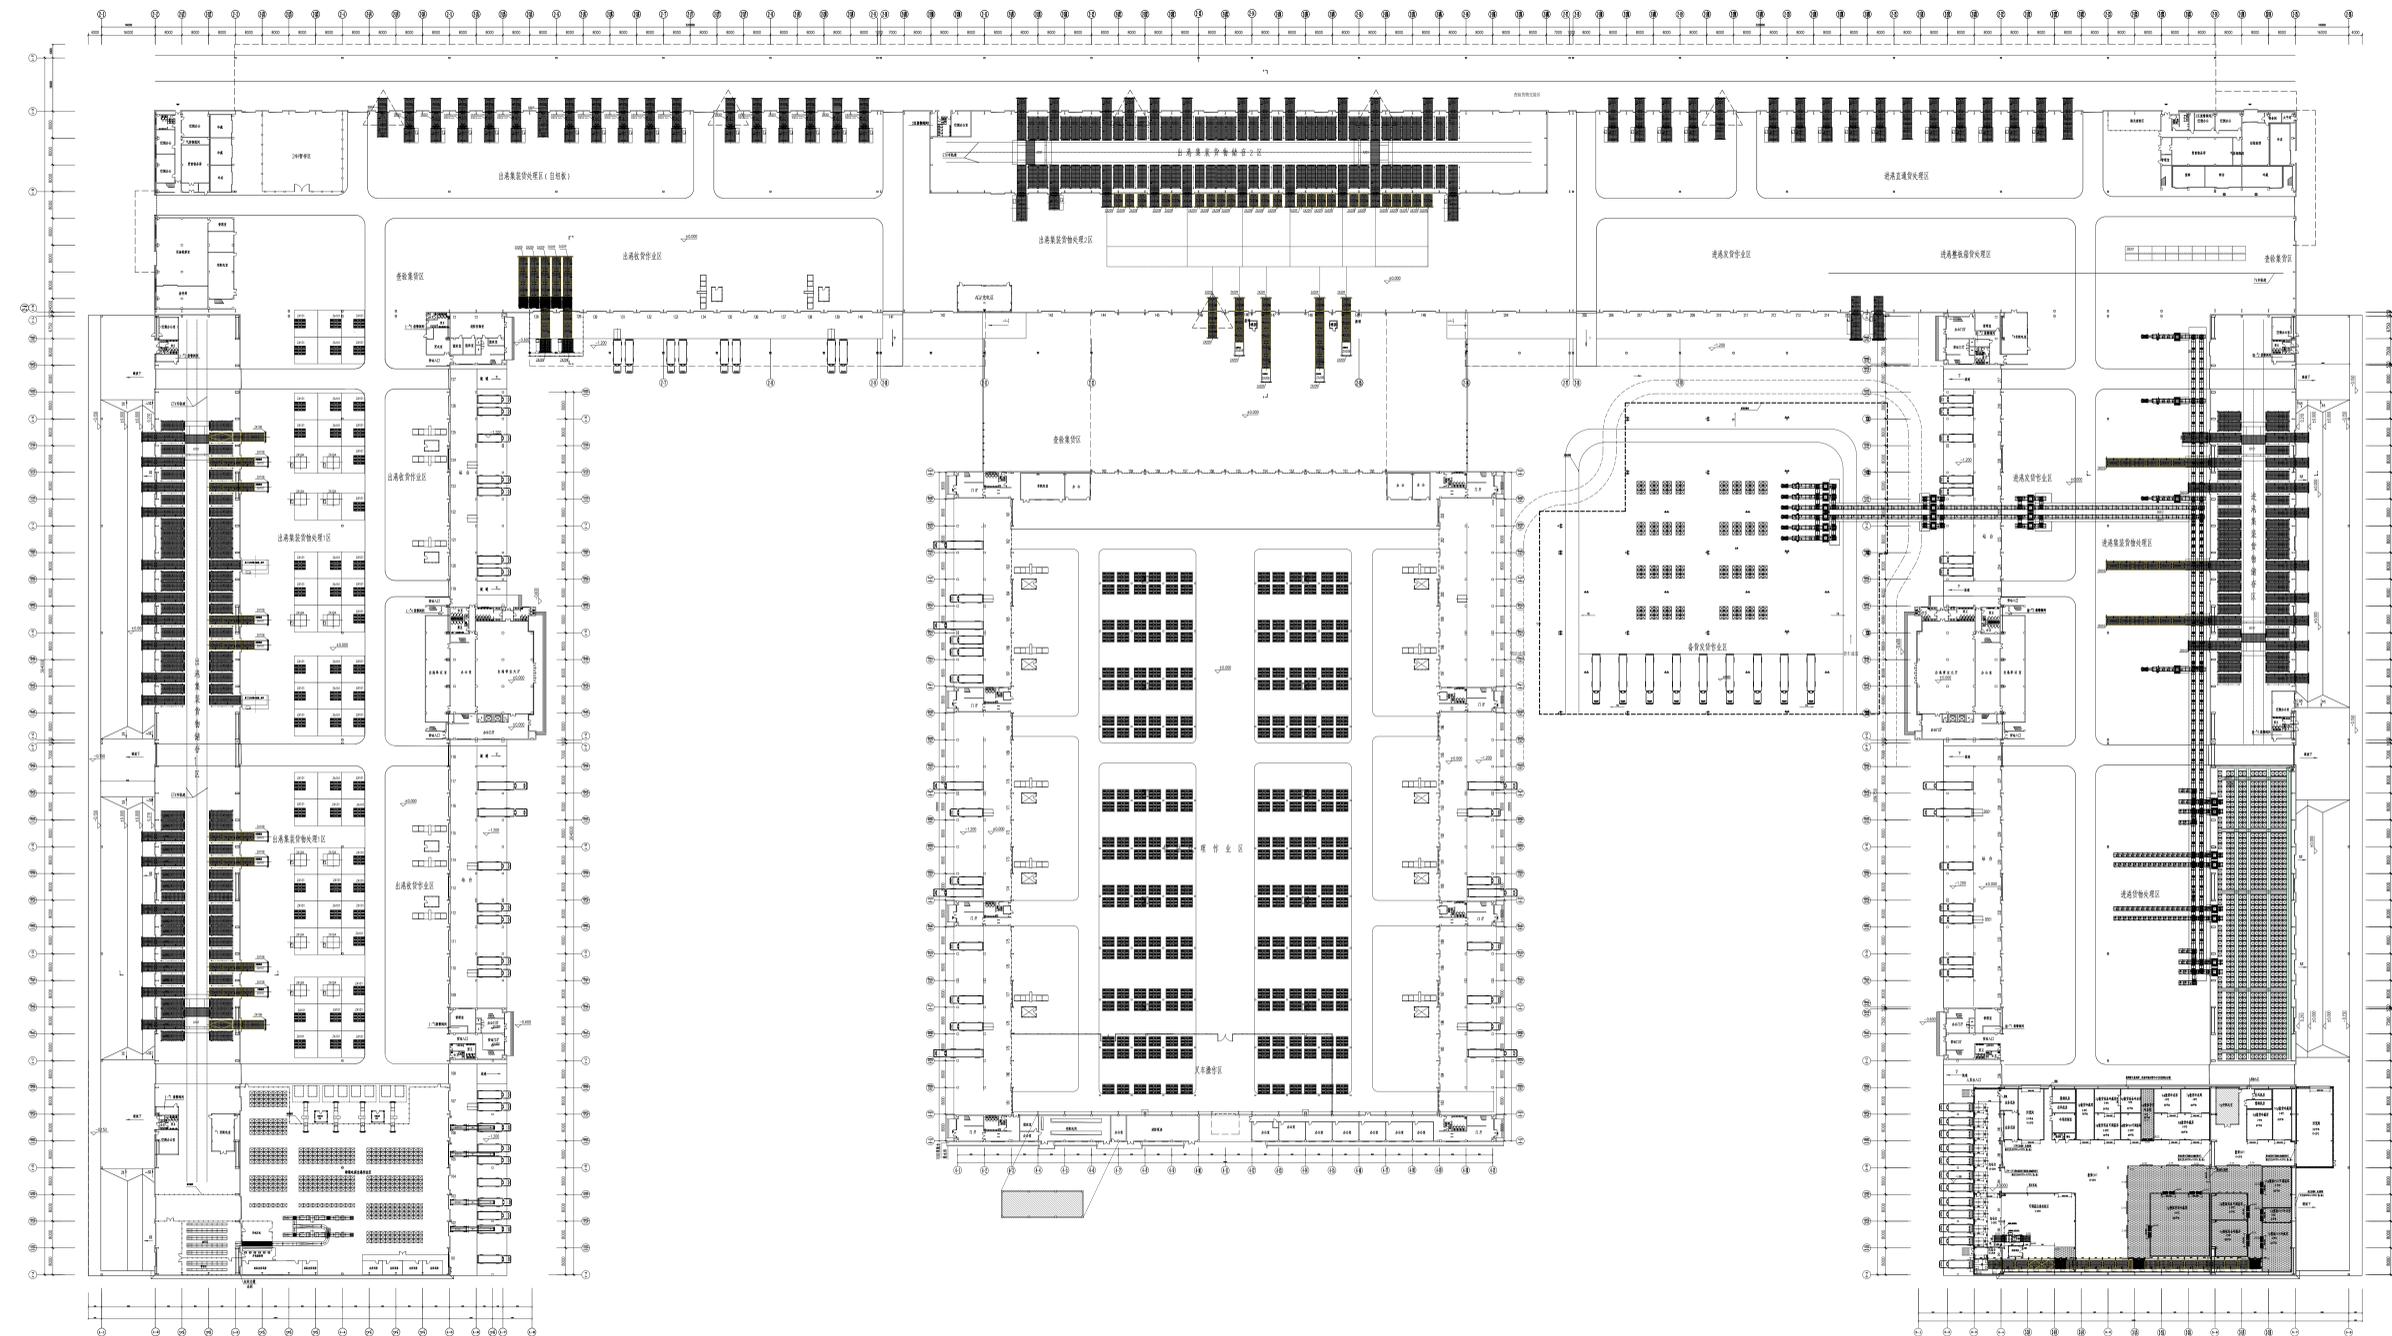

**中国中元国际工程有限公司**  
 CHINA IPPH INTERNATIONAL ENGINEERING CO., LTD.  
 设计证书号: A111000295  
 Design License No.: A111000295  
 http://www.ipph.com.cn

本图版权归本公司所有, 不得用于本工程以外范围。  
 若项目未取得相关审批手续, 不得用于施工。  
 This drawing is copyright of the IPPH. It shall not be used for purposes other than this project, nor for construction before relevant approvals are obtained.

会签	
CONFIRMATION	
总图	建筑
SITE PLAN	ARCHITECTURE
结构	给排水
STRUCTURE	PLUMBING
暖通	强电
HVAC	ELECTRICITY
动力	智能化
POWER	INTELLIGENCE
自控	工艺
AUTOMATION	PROCESS

项目总设计师	赵京成
CHIEF DESIGNER	CHIEF DESIGNER
项目副总设计师	赵新
DEPUTY CHIEF DESIGNER	DEPUTY CHIEF DESIGNER
审定	赵新
APPROVED BY	APPROVED BY
审核	贾宇雄
VERIFIED BY	VERIFIED BY
校对	姜嘉楠
CHECKED BY	CHECKED BY
设计负责人	蔡璐、刘国辉
AUTHORIZED BY	AUTHORIZED BY
设计	蔡璐、刘国辉
DESIGNED BY	DESIGNED BY
制图	
DRAWN BY	

项目名称	上海浦东国际机场西区公共
PROJECT	SHANGHAI PUDONG INTERNATIONAL AIRPORT WEST AREA PUBLIC
子项名称	工艺设备改造
SUB-ITEM	SUB-ITEM
图纸名称	ETV及配套设施工艺改造平面图
TITLE	TITLE
图号	T0836E1-PR020-1003
DWG. NO.	DWG. NO.
阶段	初步设计
PHASE	PHASE
专业	工艺
DISCIPLINE	DISCIPLINE
日期	2025.10
DATE	DATE
版次	1
VERSION	VERSION
比例	1:1000
SCALE	SCALE

ETV及配套设施工艺改造平面图 1:1000

说明:  
 1. 图中所有尺寸(除特殊注明者)均以毫米计, 标高以米计。  
 2. 本图所注TV及配套设施的尺寸, 其尺寸均以实际尺寸为准。  
 ETV及配套设施尺寸: 一、二、三、四、五、六、七、八、九、十、十一、十二、十三、十四、十五、十六、十七、十八、十九、二十、二十一、二十二、二十三、二十四、二十五、二十六、二十七、二十八、二十九、三十、三十一、三十二、三十三、三十四、三十五、三十六、三十七、三十八、三十九、四十、四十一、四十二、四十三、四十四、四十五、四十六、四十七、四十八、四十九、五十、五十一、五十二、五十三、五十四、五十五、五十六、五十七、五十八、五十九、六十、六十一、六十二、六十三、六十四、六十五、六十六、六十七、六十八、六十九、七十、七十一、七十二、七十三、七十四、七十五、七十六、七十七、七十八、七十九、八十、八十一、八十二、八十三、八十四、八十五、八十六、八十七、八十八、八十九、九十、九十一、九十二、九十三、九十四、九十五、九十六、九十七、九十八、九十九、一百。  
 3. 图中所有工艺设备尺寸, 均按实际尺寸, 图中尺寸仅供参考。  
 4. 图中所有工艺设备尺寸, 均按实际尺寸, 图中尺寸仅供参考。  
 5. Z/A107/Z/A208及配套设施的尺寸, 其尺寸均以实际尺寸为准。  
 6. 图中所有工艺设备尺寸, 均按实际尺寸, 图中尺寸仅供参考。